


План на отм. ±0.000

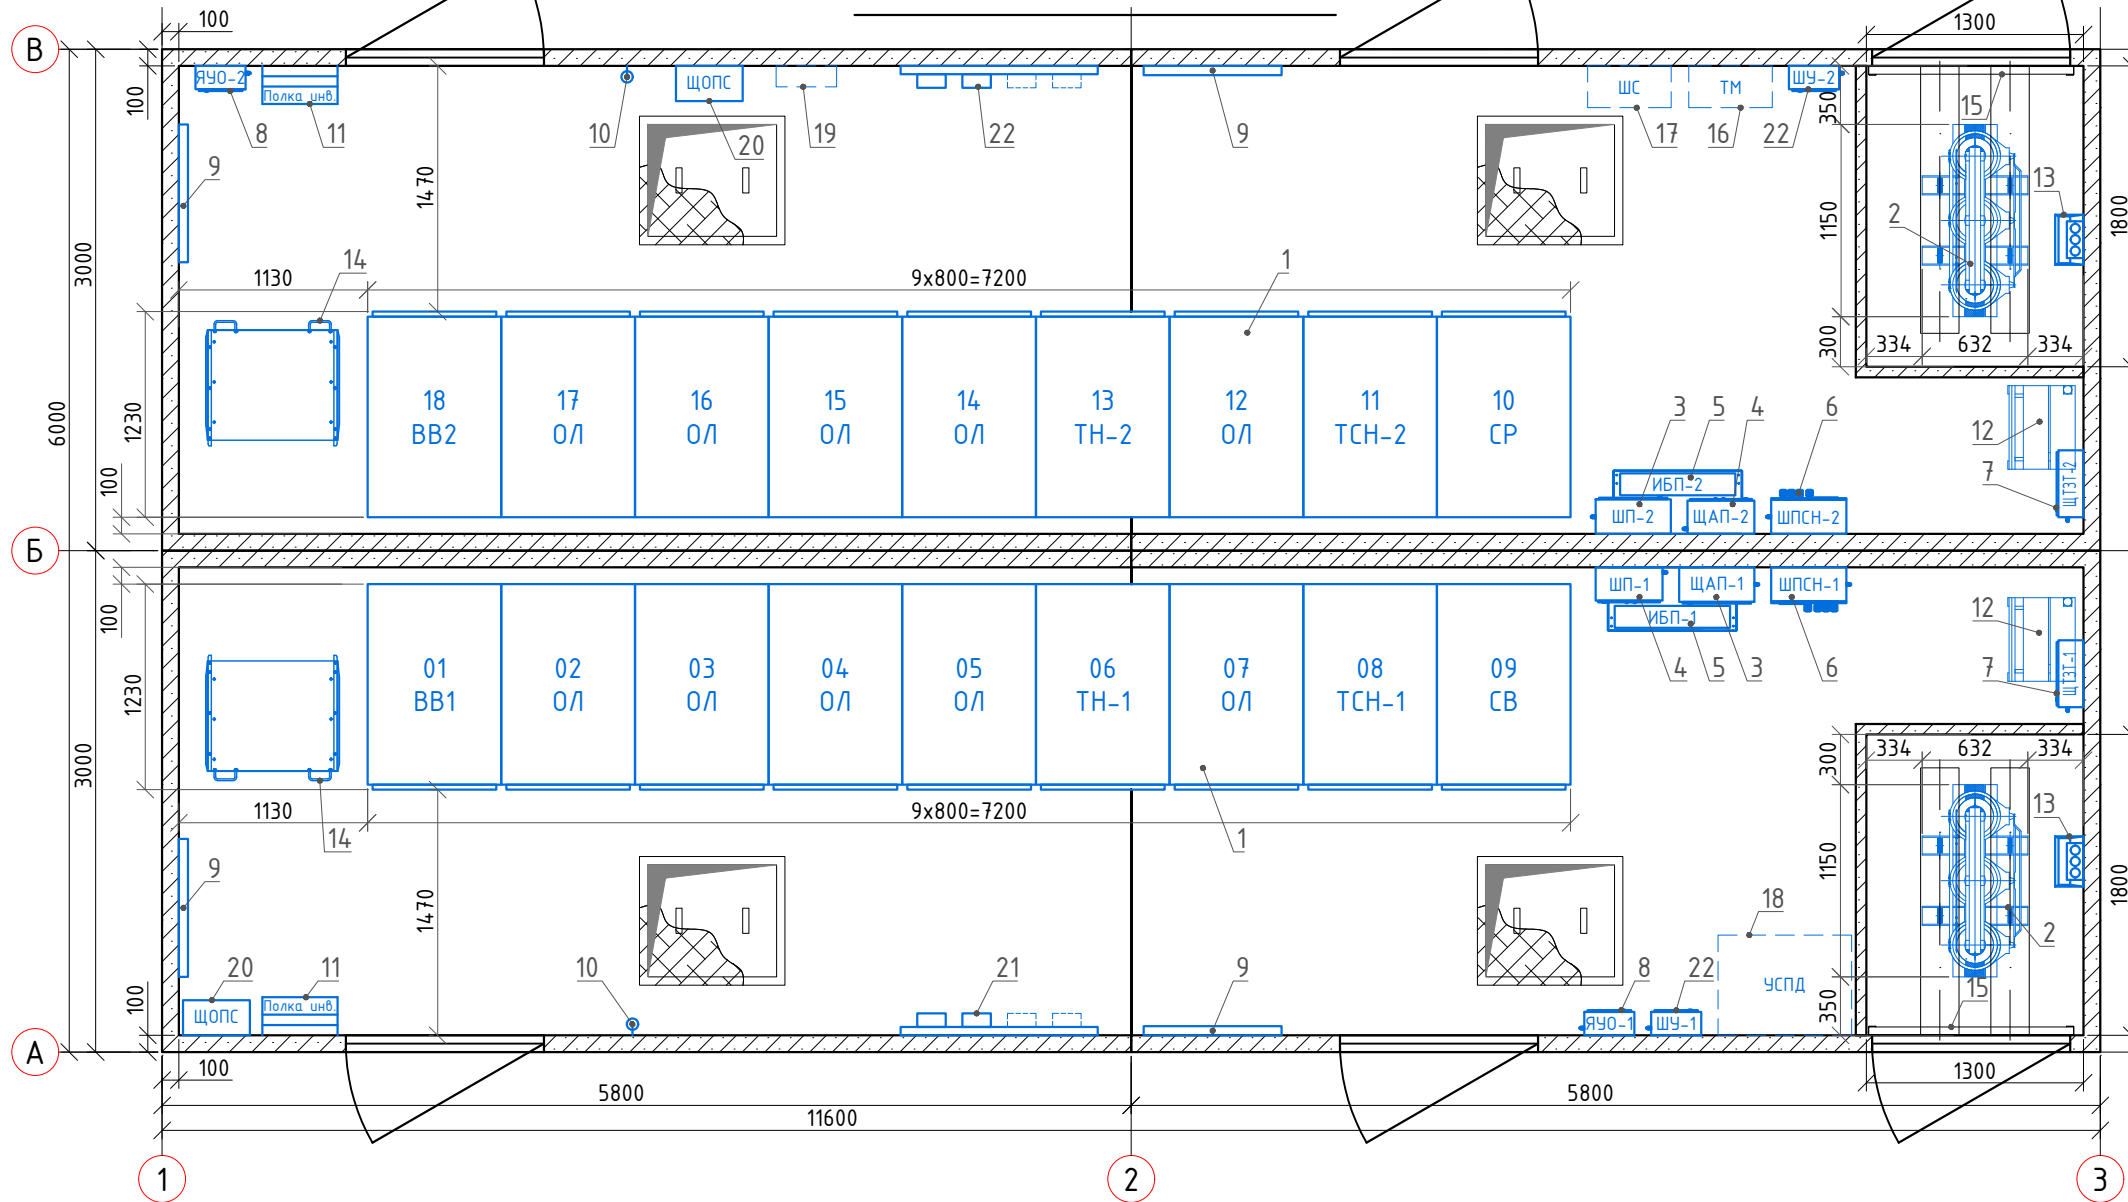

СПЕЦИФИКАЦИЯ ОБОРУДОВАНИЯ

Поз.	Обозначение	Наименование	Кол.	Масса, кг.		Примечание
				Ед.	Общ.	
1	ZS8.4	Комплектное распределительное устройство 20кВ	2	компл.		
2	аTSE-672/22 63кВА 20/0,4кВ	Трансформатор силовой трехфазный сухой, с литой изоляцией мощностью 63 кВА, напряжением 20кВ	2	шт		
3	ШП	Шкаф питания	2	шт		
4	ЩАП-20 БЭМ	Щит автоматического переключения	2	шт		
5	Eaton Ex RT 5,0кВА + Eaton Ex RT ExB	Источник бесперебойного питания 5кВА, 220В, 50Гц + дополнительный аккумуляторный блок	2	компл.		
6	ШПСН-ВУ	Шкаф питания собственных нужд	2	шт		
7	ЩТЗТ	Щит тепловой защиты трансформатора	2	шт		
8	ЯЧО	Ящик управления отоплением	2	шт		
9	Nobo C4F12	Электрический конвектор мощностью 1,25кВт, 220В	4	шт		
10	ШО-35У1	Штанга оперативная, с настенным креплением	2	шт		
11	-	Полка инвентарная	2	шт		
12	-	Подставка инвентарная	2	шт		
13	-	Кожух для кабеля 20кВ	2	шт		
14	-	Тележка ремонтная	2	шт		
15	-	Барьер съемный	2	шт		
16	ТМ	Место под установку комплекта телемеханики	1	шт		
17	ШС	Место под установку комплекта связи	1	шт		
18	УСПД	Место под установку комплекта ИВКЭ (УСПД)	1	шт		
19	КВ	Место под установку шкафа кроссовый оптический	1	шт		
20	ЩОПС	Щит охранно-пожарной сигнализации	2	шт		
21	ПУ	Панель учета	2	шт		
22	ШУ	Шкаф учета	2	шт		

Изм.	Кол.уч.	Лист	№ док.	Подп.	Дата																								
<table border="1"> <tr> <td>ГИП</td> <td></td> <td></td> <td></td> <td></td> <td></td> </tr> <tr> <td>Разработал</td> <td></td> <td></td> <td></td> <td></td> <td></td> </tr> <tr> <td>Проверил</td> <td></td> <td></td> <td></td> <td></td> <td></td> </tr> <tr> <td>Н.контр.</td> <td></td> <td></td> <td></td> <td></td> <td></td> </tr> </table>						ГИП						Разработал						Проверил						Н.контр.					
ГИП																													
Разработал																													
Проверил																													
Н.контр.																													
<table border="1"> <tr> <td rowspan="2">Электротехнические решения</td> <td>Стадия</td> <td>Лист</td> <td>Листов</td> </tr> <tr> <td>Р</td> <td>1</td> <td>1</td> </tr> </table>						Электротехнические решения	Стадия	Лист	Листов	Р	1	1																	
Электротехнические решения	Стадия	Лист	Листов																										
	Р	1	1																										
<table border="1"> <tr> <td colspan="3">Компоновка оборудования</td> <td colspan="3"> </td> </tr> </table>						Компоновка оборудования																							
Компоновка оборудования																													