



- Примечания:
1. Накладку выполнить из шины ШМТ 160x10 ГОСТ 434-78 (2 шт. в фазе). Покрытие О-Вн, 9-16 ГОСТ 9.305-84. Острые кромки притупить R=1 мм.
 2. В месте контакта с низковольтными выводами трансформатора накладку облудить.
 3. В болтовых креплениях накладок предусмотреть контргайки.

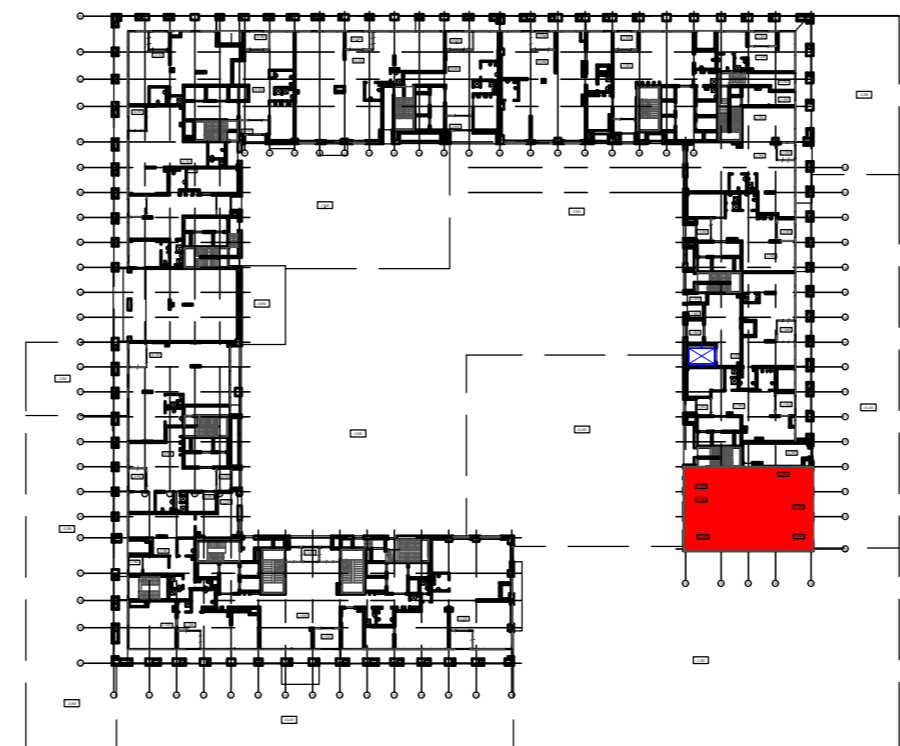

СПЕЦИФИКАЦИЯ ОБОРУДОВАНИЯ ТП №1					
Поз.	Обозначение	Наименование	Кол.	Масса, кг.	Примеч.
1	Trihal-2000 кВА IP00 ЧЗ	Трансформатор трехфазный с литой изоляцией 20/0,4 кВ, 20±2x2,5% кВ, D/Yn-11.	2 шт.	4855	см. опросный лист
2	RM6 (RE-BBD+DE-B; RE-BBD+DE-I)	Комплектное распределительное устройство 20кВ, моноблок.	2 шт.	330	см. опросный лист
4	ШР-1; ШР-2	Шкаф распределительный собственных нужд РП и ТП с автоматическим выключателем.	-	5	учтен в РП
5	ШП-1; ШП-2	Шкаф питания собственных нужд с автоматическими выключателями и ТТ.	2 шт.	15	см. задание заводу
6	ЩАП-20 БЭМ	Щит автоматического переключения на резерв	2 шт.	10	
7	ИБП+Батарея	Источник бесперебойного питания 2 кВт.	2 шт.	10	Eaton EX M 2000 RT
8	ШПСН-ВУ	Шкаф управления питанием собственных нужд.	2 шт.	10	
9	ЩТЗТ	Щит тепловой защиты трансформатора	2 шт.	5	Учтен в томе РЗ
10	ITR-3	Терморегулятор с выносным датчиком, t=(-40 +20 °С), 10 А, 220 В.	2 шт.		
-	68024(KO-4-01 УХЛ4)	Пластиковый док навесной для монтажа терморегулятора	2 шт.		H=1600
11	ЭСИ 300.11.00Д	Подставка инвентарная	3 шт.		H=1200
12	А 300.04.00.00А	Полка инвентарная	3 шт.		
13	ШО-35	Штанга оперативная	2 шт.		
-		Настенное крепление для ШО-35	2 шт.		H=1400
14	Primerо 1000 М	Электрический коннектор Р=1000 Вт с терморегулятором	4 шт.		
АИISKУЭ					
15	ШУ-2/Т	Шкаф учета да 2 счетчика	2 шт.		Учтен в томе АИISKУЭ
3	УСПД	Шкаф УСПД	1 шт.		Учтен в томе АИISKУЭ
21	РЩУ-1/РЩУ-2	Щит для защиты цепей напряжения учета	2 шт.		Учтен в томе АИISKУЭ
ССТМ					
16	ТМ	Шкаф ТМ	1 шт.		Учтен в томе ССТМ
17	ШС	Шкаф связи	1 шт.		Учтен в томе ССТМ
СБ					
18	место под ШОПС	Шкаф охранно-пожарной сигнализации	1 шт.		
Прочее					
19		Кожух для защиты ВВ кабеля	2 шт.		
20		Сетчатое ограждение	2 шт.		

20/0,4 2000 TRIHAL IP00

Узел установки трансформатора на виброопоре

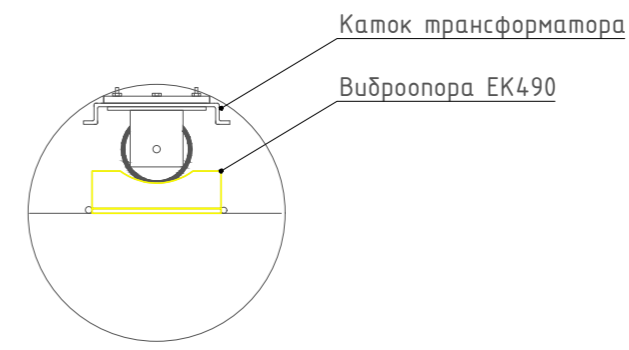

Изм.	Кол.уч.	Лист	№ док.	Подп.	Дата	20/0,4 Электротехнические решения.	Стадия	Лист	Листов
Разраб.							Р	1	1
Проверил									
Нач. отдела ГИП						Компоновка			

